



増圧ポンプ計画平面図

S=1:200

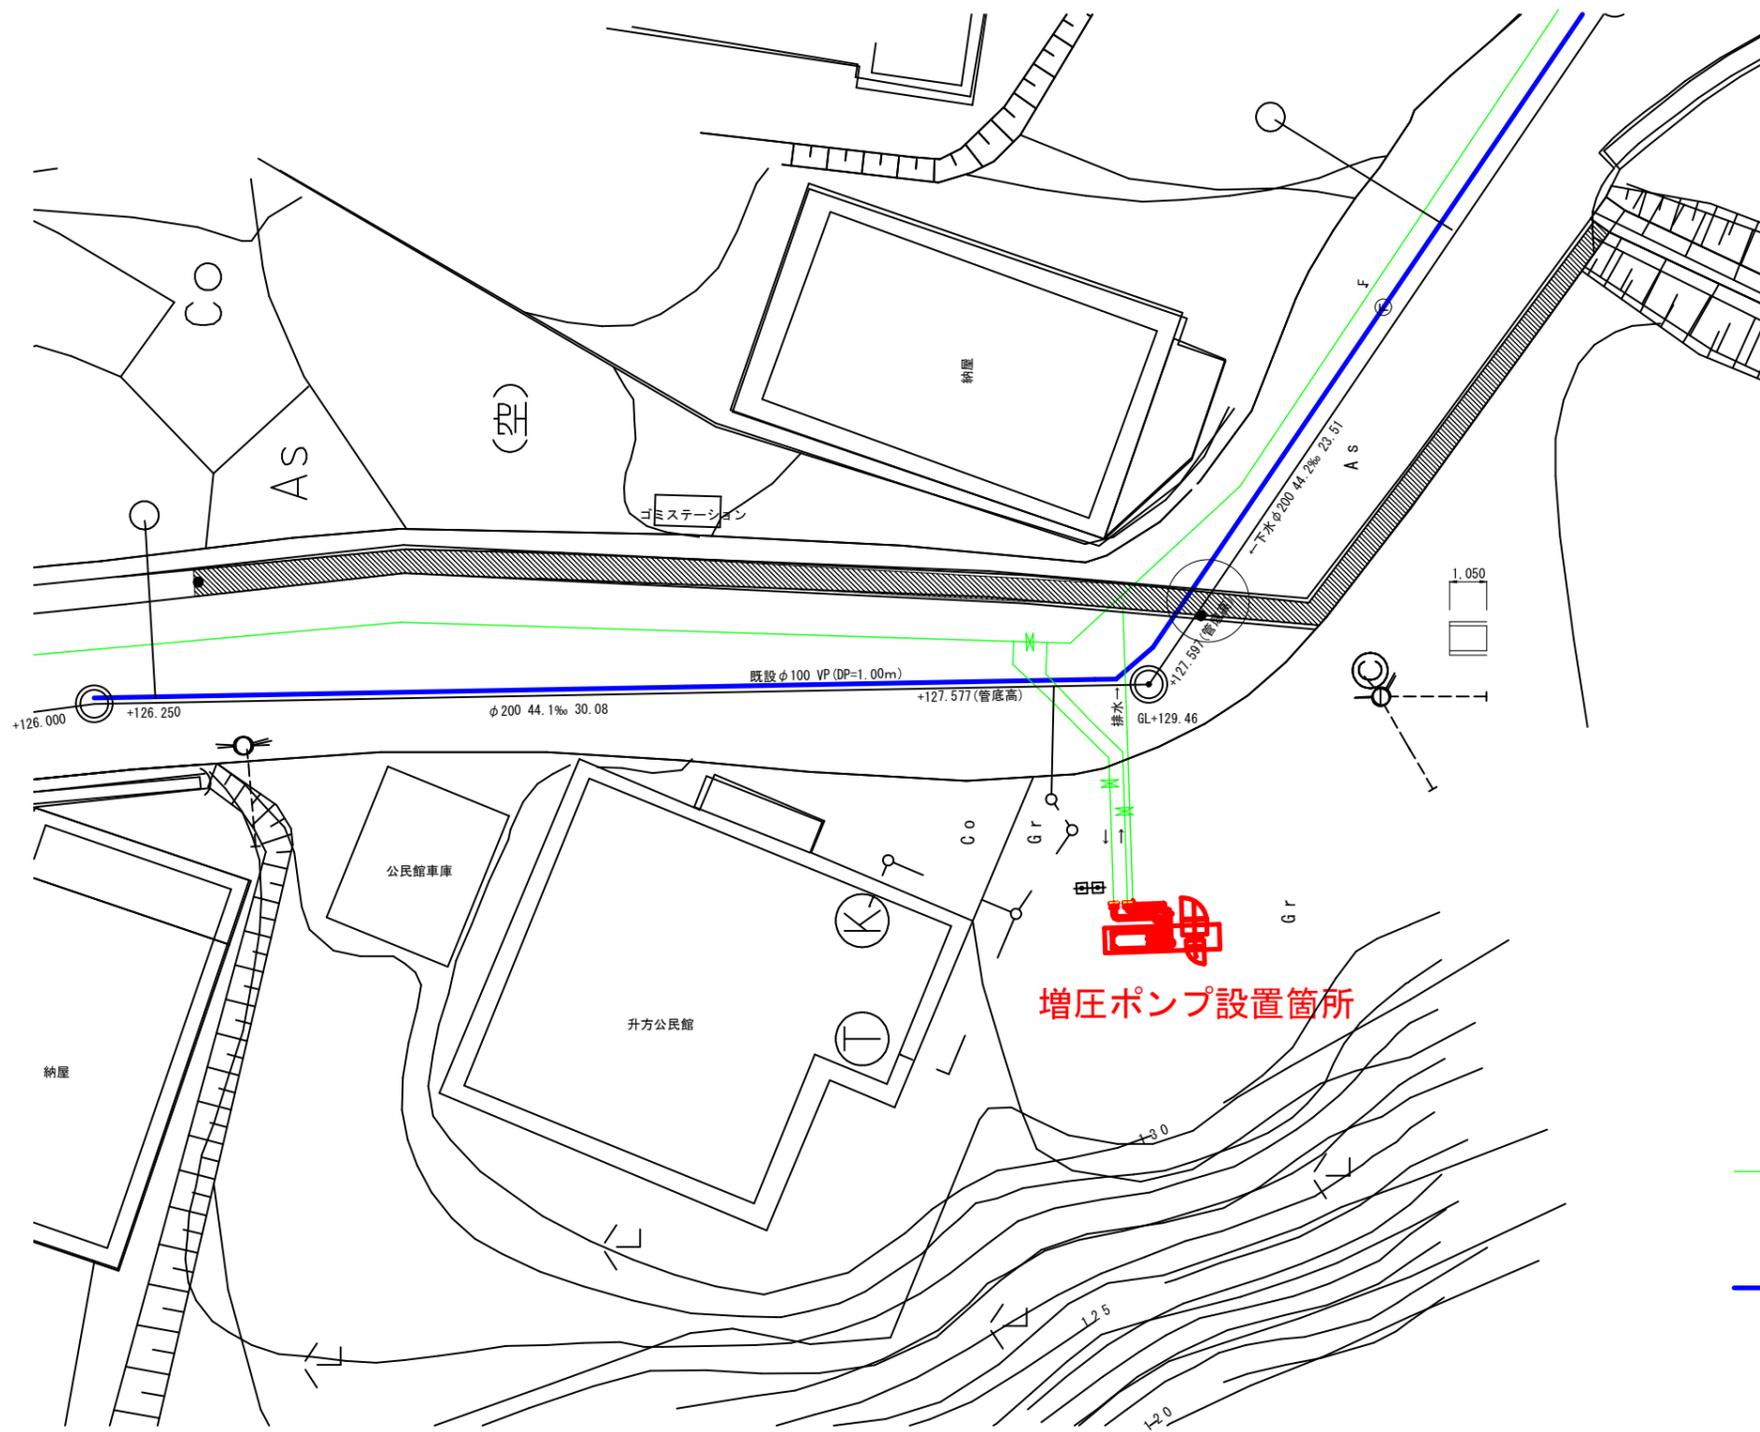

位置図

S=1:1,000

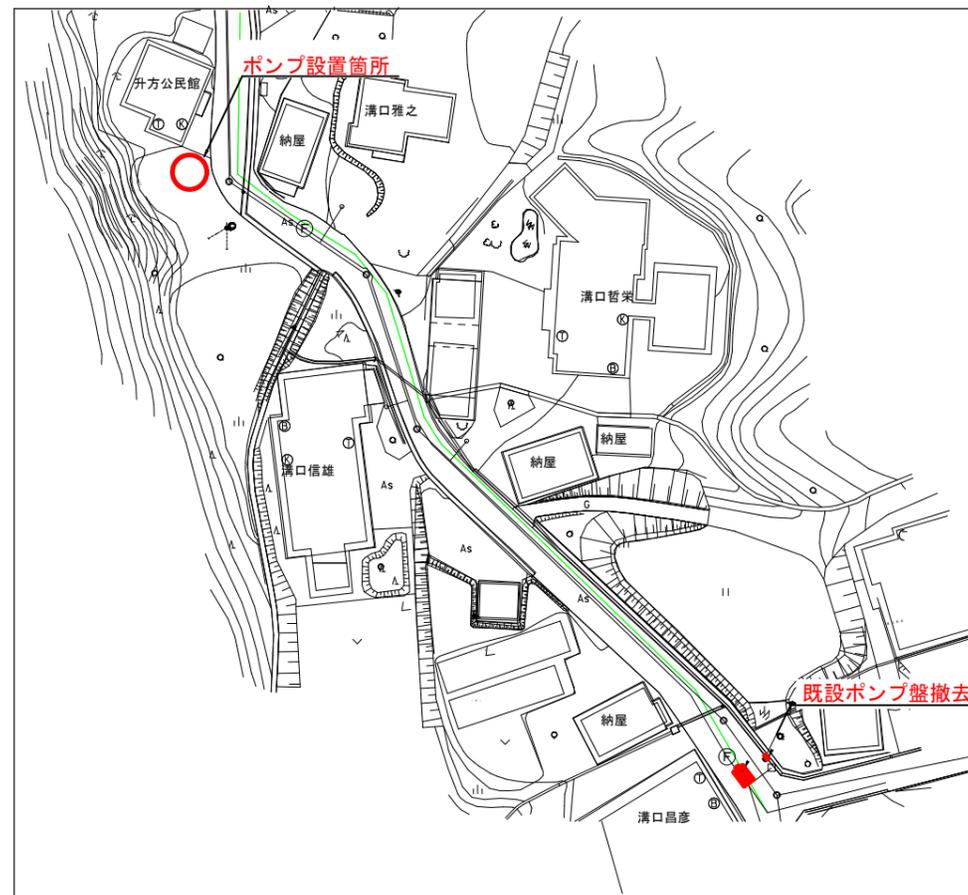


- 市道下椿鹿熊線配水管布設替工事
- 既設配水管

平成 27 年度	
工事名	升方地内増圧ポンプ設置工事
工事場所	升方地内 縮尺
図面名	平面図
魚津市上下水道局水道課	


増圧ポンプ据付詳細図

S=1/40


引込柱 (底板付鋼管ポール L=5.9m)

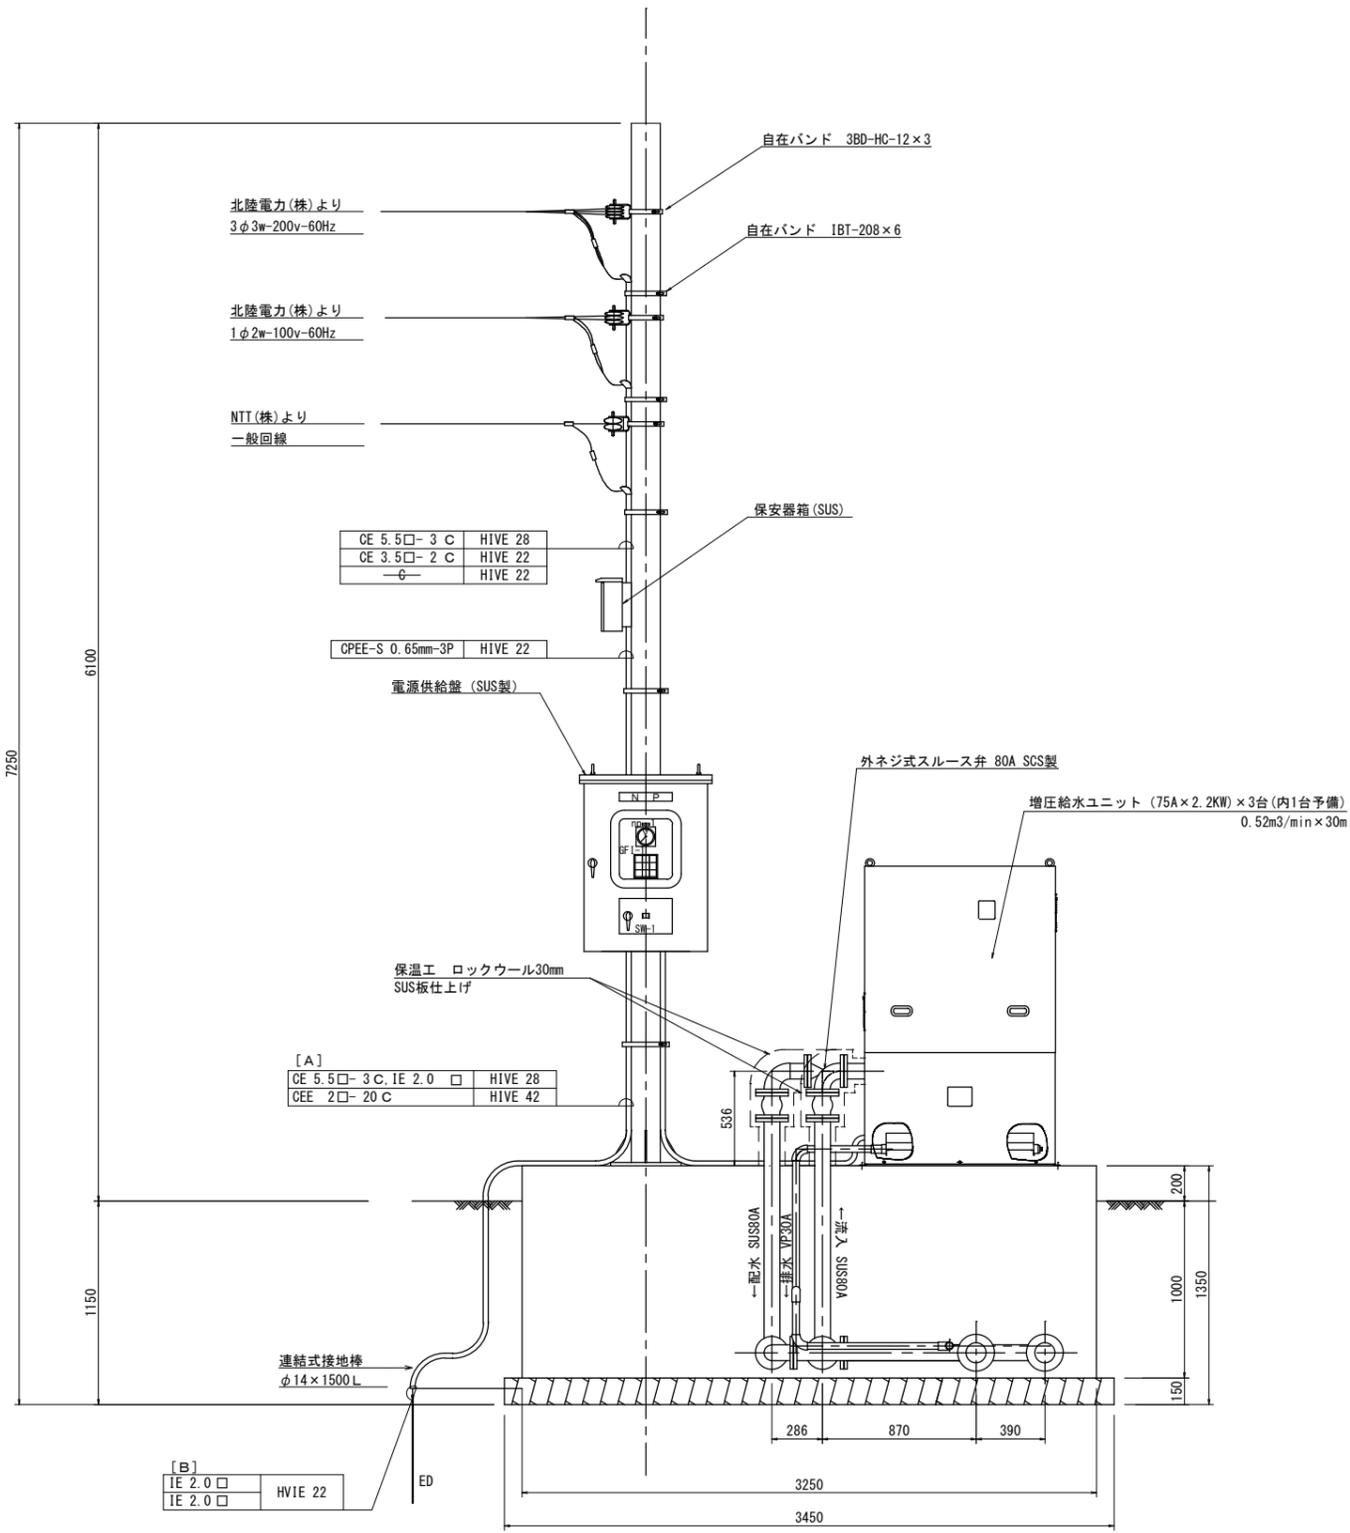

A-A断面図 S=1/40

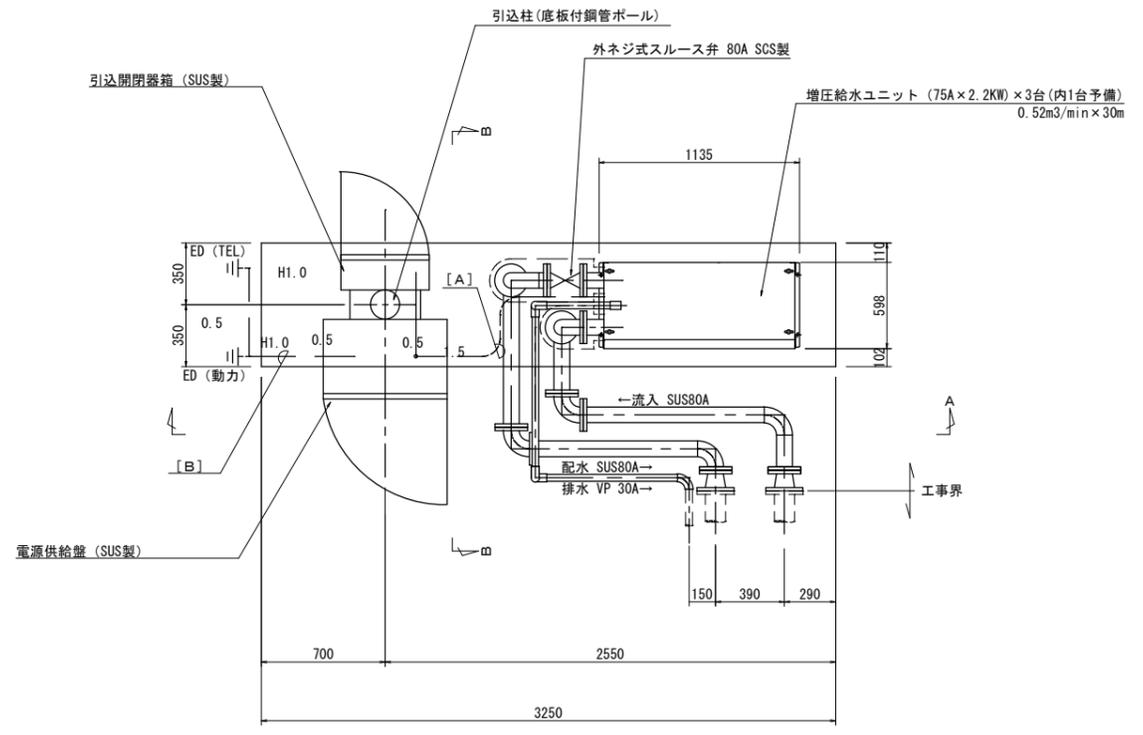

据付平面図 S=1/20

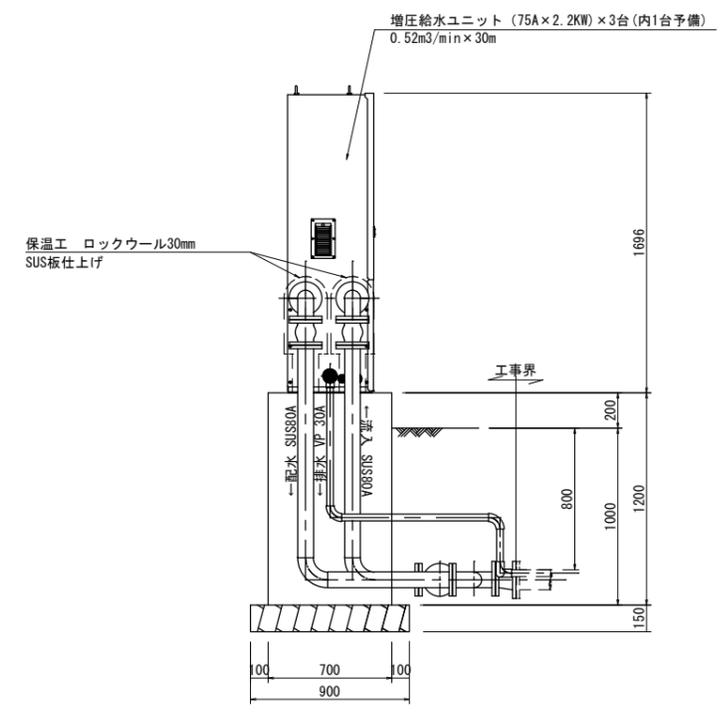


B-B断面図 S=1/40


平成 27 年度			
工事名	升方地内増圧ポンプ設置工事		
工事場所	升方地内	縮尺	
図面名	増圧ポンプ据付詳細図		
魚津市上下水道局水道課			

単線結線図・盤姿図

A3 S=1:20

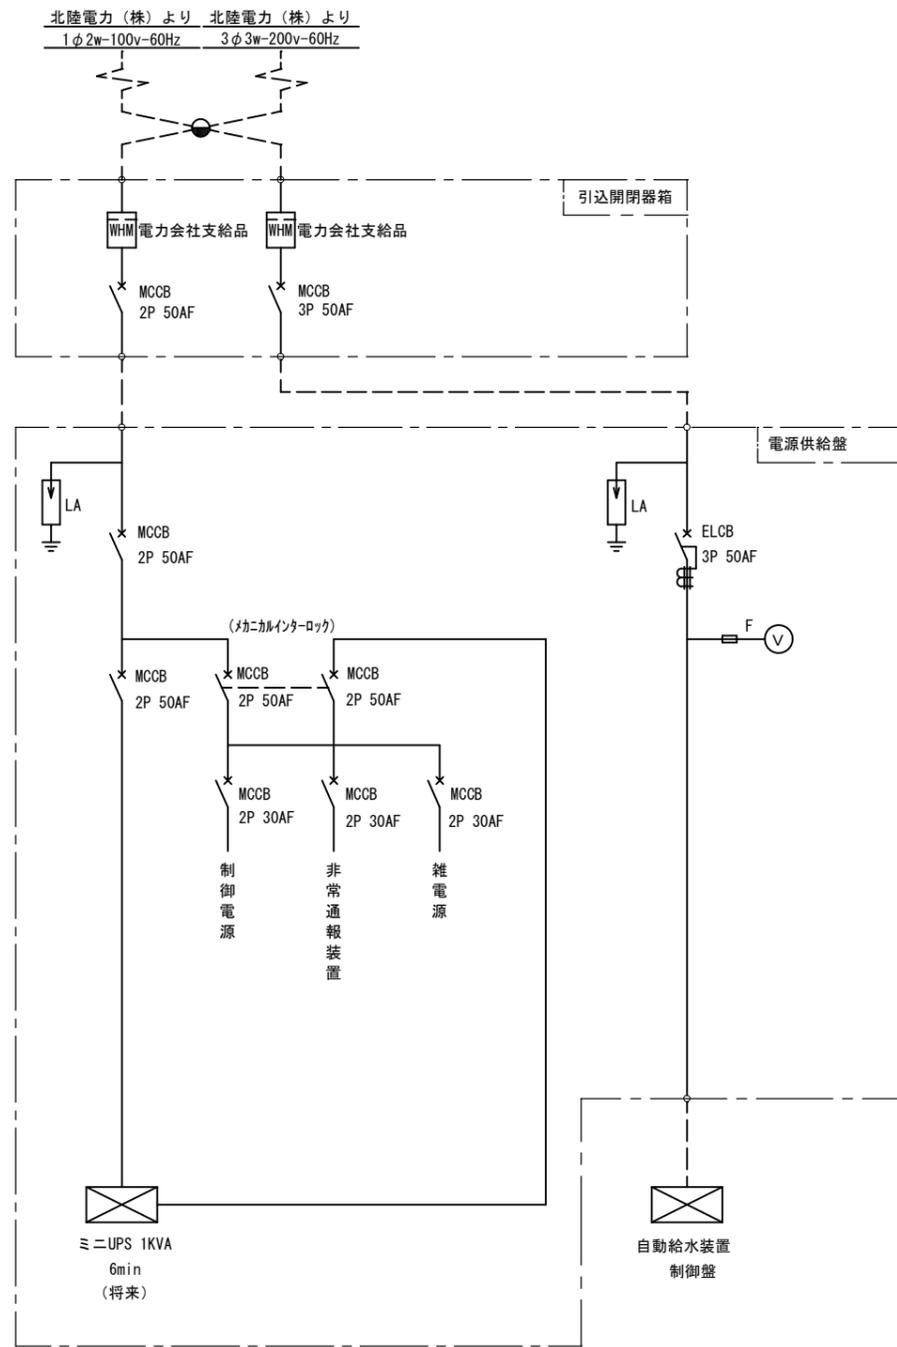

単線結線図

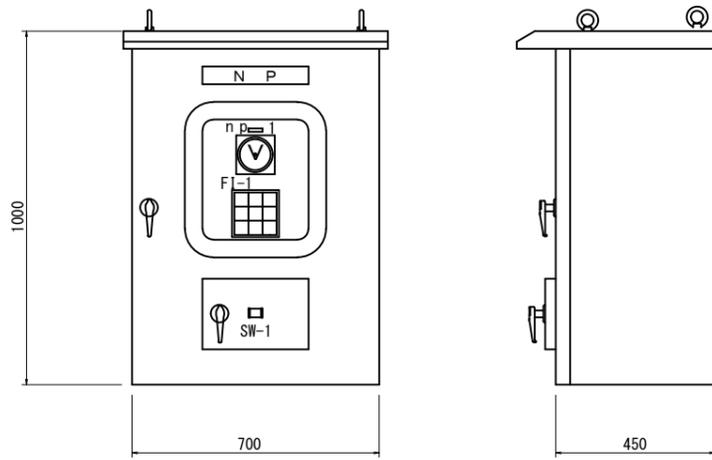

盤外形図
S=1:10

スイッチ詳細



記号	名称	備考
NP - 1	電源供給盤	
np - 1	受電電圧	
F1 - 1	集合表示灯	

GFI-1			
電源	NO. 1 運転	NO. 1 故障	圧力タンク 封入圧力 低下
予備	NO. 2 運転	NO. 2 故障	流入圧力 低下
予備	NO. 3 運転	NO. 3 故障	予備

注記

1. 盤寸法は、参考とする。
2. 盤内配線は、エコケーブルを使用する。

平成 27 年度			
工事名	升方地内増圧ポンプ設置工事		
工事場所	升方地内	縮尺	図示
図面名	単線結線図・盤姿図		
魚津市上下水道局水道課			